


| | |
|----------------------|-------------------------|
| B-0.07 | POM. GOSPODARCZE |
| 00.86 m ² | GRES |
| B-0.08 | KORYTARZ |
| 11.09 m ² | GRES |
| B-0.09 | WEZEŁ CIEPLNY KOTŁOWNIA |
| 42.38 m ² | BETONOWA |

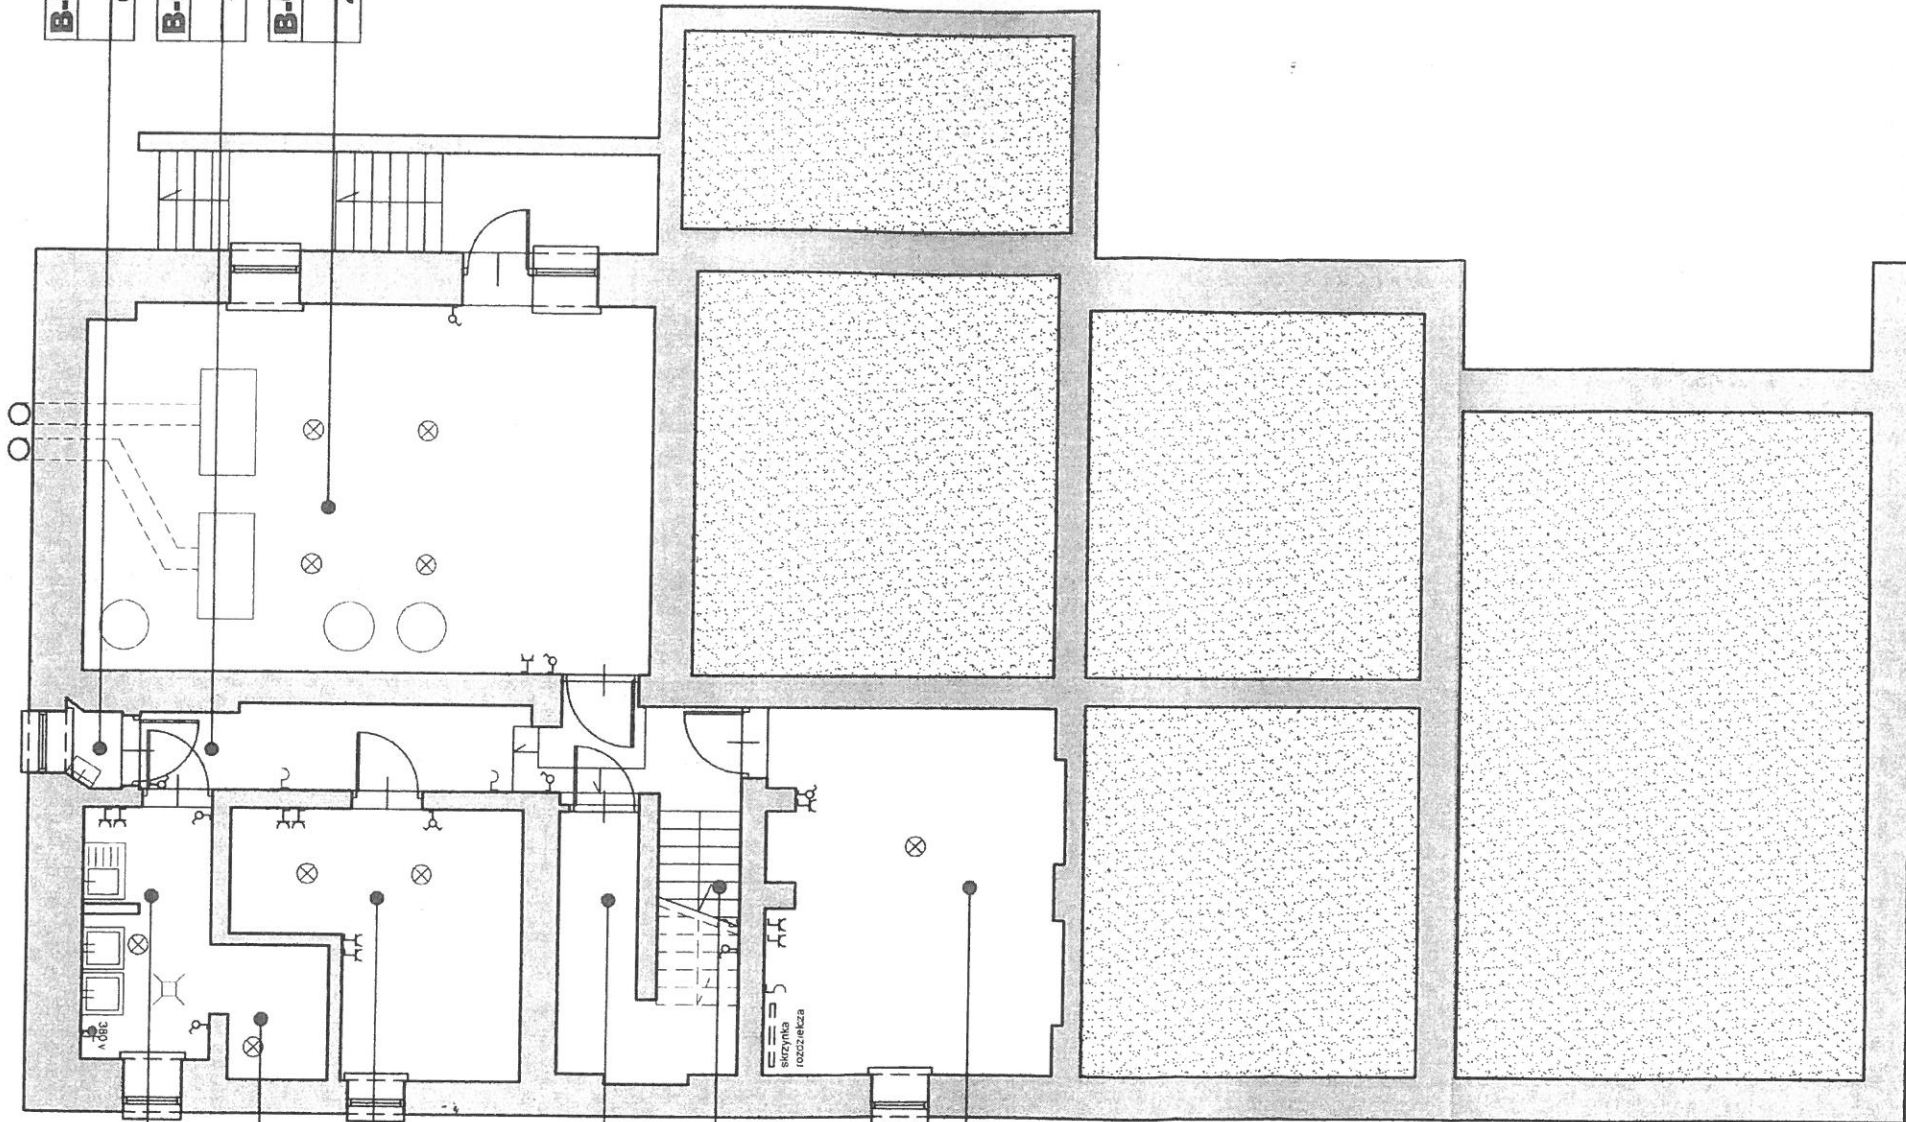

| | |
|----------------------|-------------------|
| B-0.01 | PRZYGOTOW. WARZYW |
| 6.43 m ² | GRES |
| B-0.02 | MAGAZYN WARZYW |
| 2.67 m ² | GRES |
| B-0.03 | MAGAZYN ŻYWNOSCI |
| 12.67 m ² | GRES |

| | |
|---------------------|--------------|
| B-0.04 | POM. MAGAZYN |
| 5.96 m ² | GRES |
| B-0.05 | SCHODY |
| 1.66 m ² | GRES |


| | |
|----------------------|--------------|
| B-0.06 | POM. MAGAZYN |
| 21.85 m ² | GRES |

BUDYNEK
CZĘŚĆ "A"


| | | |
|---------|------------|--------------------------|
| INDEKS: | DATA: | RODZAJ ZMIAN: |
| 1 | 2008.03.04 | INWENTARYZACJA BUDOWLANA |

LEGENDA

- ⊗ OPRAWA OŚWIETLENIOWA SUFITOWA
- ⌒ OPRAWA OŚWIETLENIOWA KINKIETOWA
- ⊗ WŁĄCZNIK ŚWIATŁA POJEDYNCZY
- ⌒ WŁĄCZNIK ŚWIATŁA PODWÓJNY
- ⌒ WŁĄCZNIK ŚWIATŁA SCHODOWY
- ⌒ WŁĄCZNIK ŚWIATŁA KRZYŻAKOWY
- ⌒ WŁĄCZNIK ŚWIATŁA KRZYŻAKOWY
- ⌒ POJEDYNCZE GNIAZDO WTYKOWE Z UZIEMIENIEM
- ⌒ POJEDYNCZE GNIAZDO WTYKOWE BEZPIECZNE
- ⌒ PODWÓJNE GNIAZDO WTYKOWE Z UZIEMIENIEM
- ⌒ POTRÓJNE GNIAZDO WTYKOWE Z UZIEMIENIEM
- ⌒ GNIAZDO WTYKOWE TRÓJFAZOWE
- ⌒ GNIAZDO WTYKOWE TELEWIZYJNE
- TEL GNIAZDO WTYKOWE TELEFONICZNE
- ⌒ GNIAZDO WTYKOWE KOMPUTEROWE
- ⌒ CZUJNIK PPOŻ
- ⌒ WYWIETRZNIK ŁAZIENKOWY

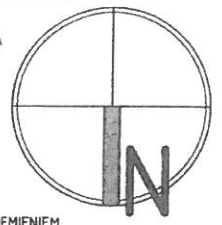



INWESTYCJA:
OŚRODEK SZKOLENIOWY C.O.D.N.
 PRZY UL. PADEREWSKIEGO 77, 05-070 SULEJÓWEK
 NA DZIAŁCE NR 141215_1.0042

INWESTOR:

CENTRALNY OŚRODEK DOSKONALENIA NAUCZYCIELI
 Al. Ujazdowskie 28, 00-478 Warszawa

PROJEKTANT:

 K. S. ARCHITEKCI
 ul. Jasna 25C, 05-506 Wilcza Góra
 tel. (22) 757-90-64, e-mail: ks.architekci@wp.pl

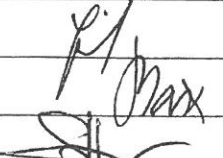ZESPÓŁ PROJEKTOWY:


| IMIE I NAZWISKO: | NUMER UPRAWNIENI: | PODPIS: |
|--------------------------------------|-------------------|---|
| mgr inż.arch. KRZYSZTOF IŻEL | MA/KK/033/02 |  |
| mgr inż.arch. KRIGA BRIX-GROBELNA | | |
| mgr inż.arch. SEWERYN GROBELNY | |  |

UWAGA:
 INWENTARYZACJA WYŁĄCZNIE W ZAKRESIE LOKALIZACJI PUNKTÓW ZWIĄZANYCH Z INSTALACJAMI ELEKTRYCZNYMI PO POWSTANIU RYSUNKÓW Z NASTĘPNYM INDEXEM RYSUNKI Z WCZEŚNIEJSZYMI INDEXAMI TRACĄ WAŻNOŚĆ !

FAZA:
INWENTARYZACJA BUDOWLANA

| | |
|---|------------|
| BRANŻA: | DATA: |
| INS. ELEKTRYCZNE | 2008.03.04 |
| TREŚĆ RYSUNKU: | SKALA: |
| RZUT PIWNICY /KONDYGNACJA -1/ CZĘŚĆ-"B" | 1:100 |
| NR RYS.: | INDEX: |
| E2 | 1 |

BUDYNEK
CZĘŚĆ "A"

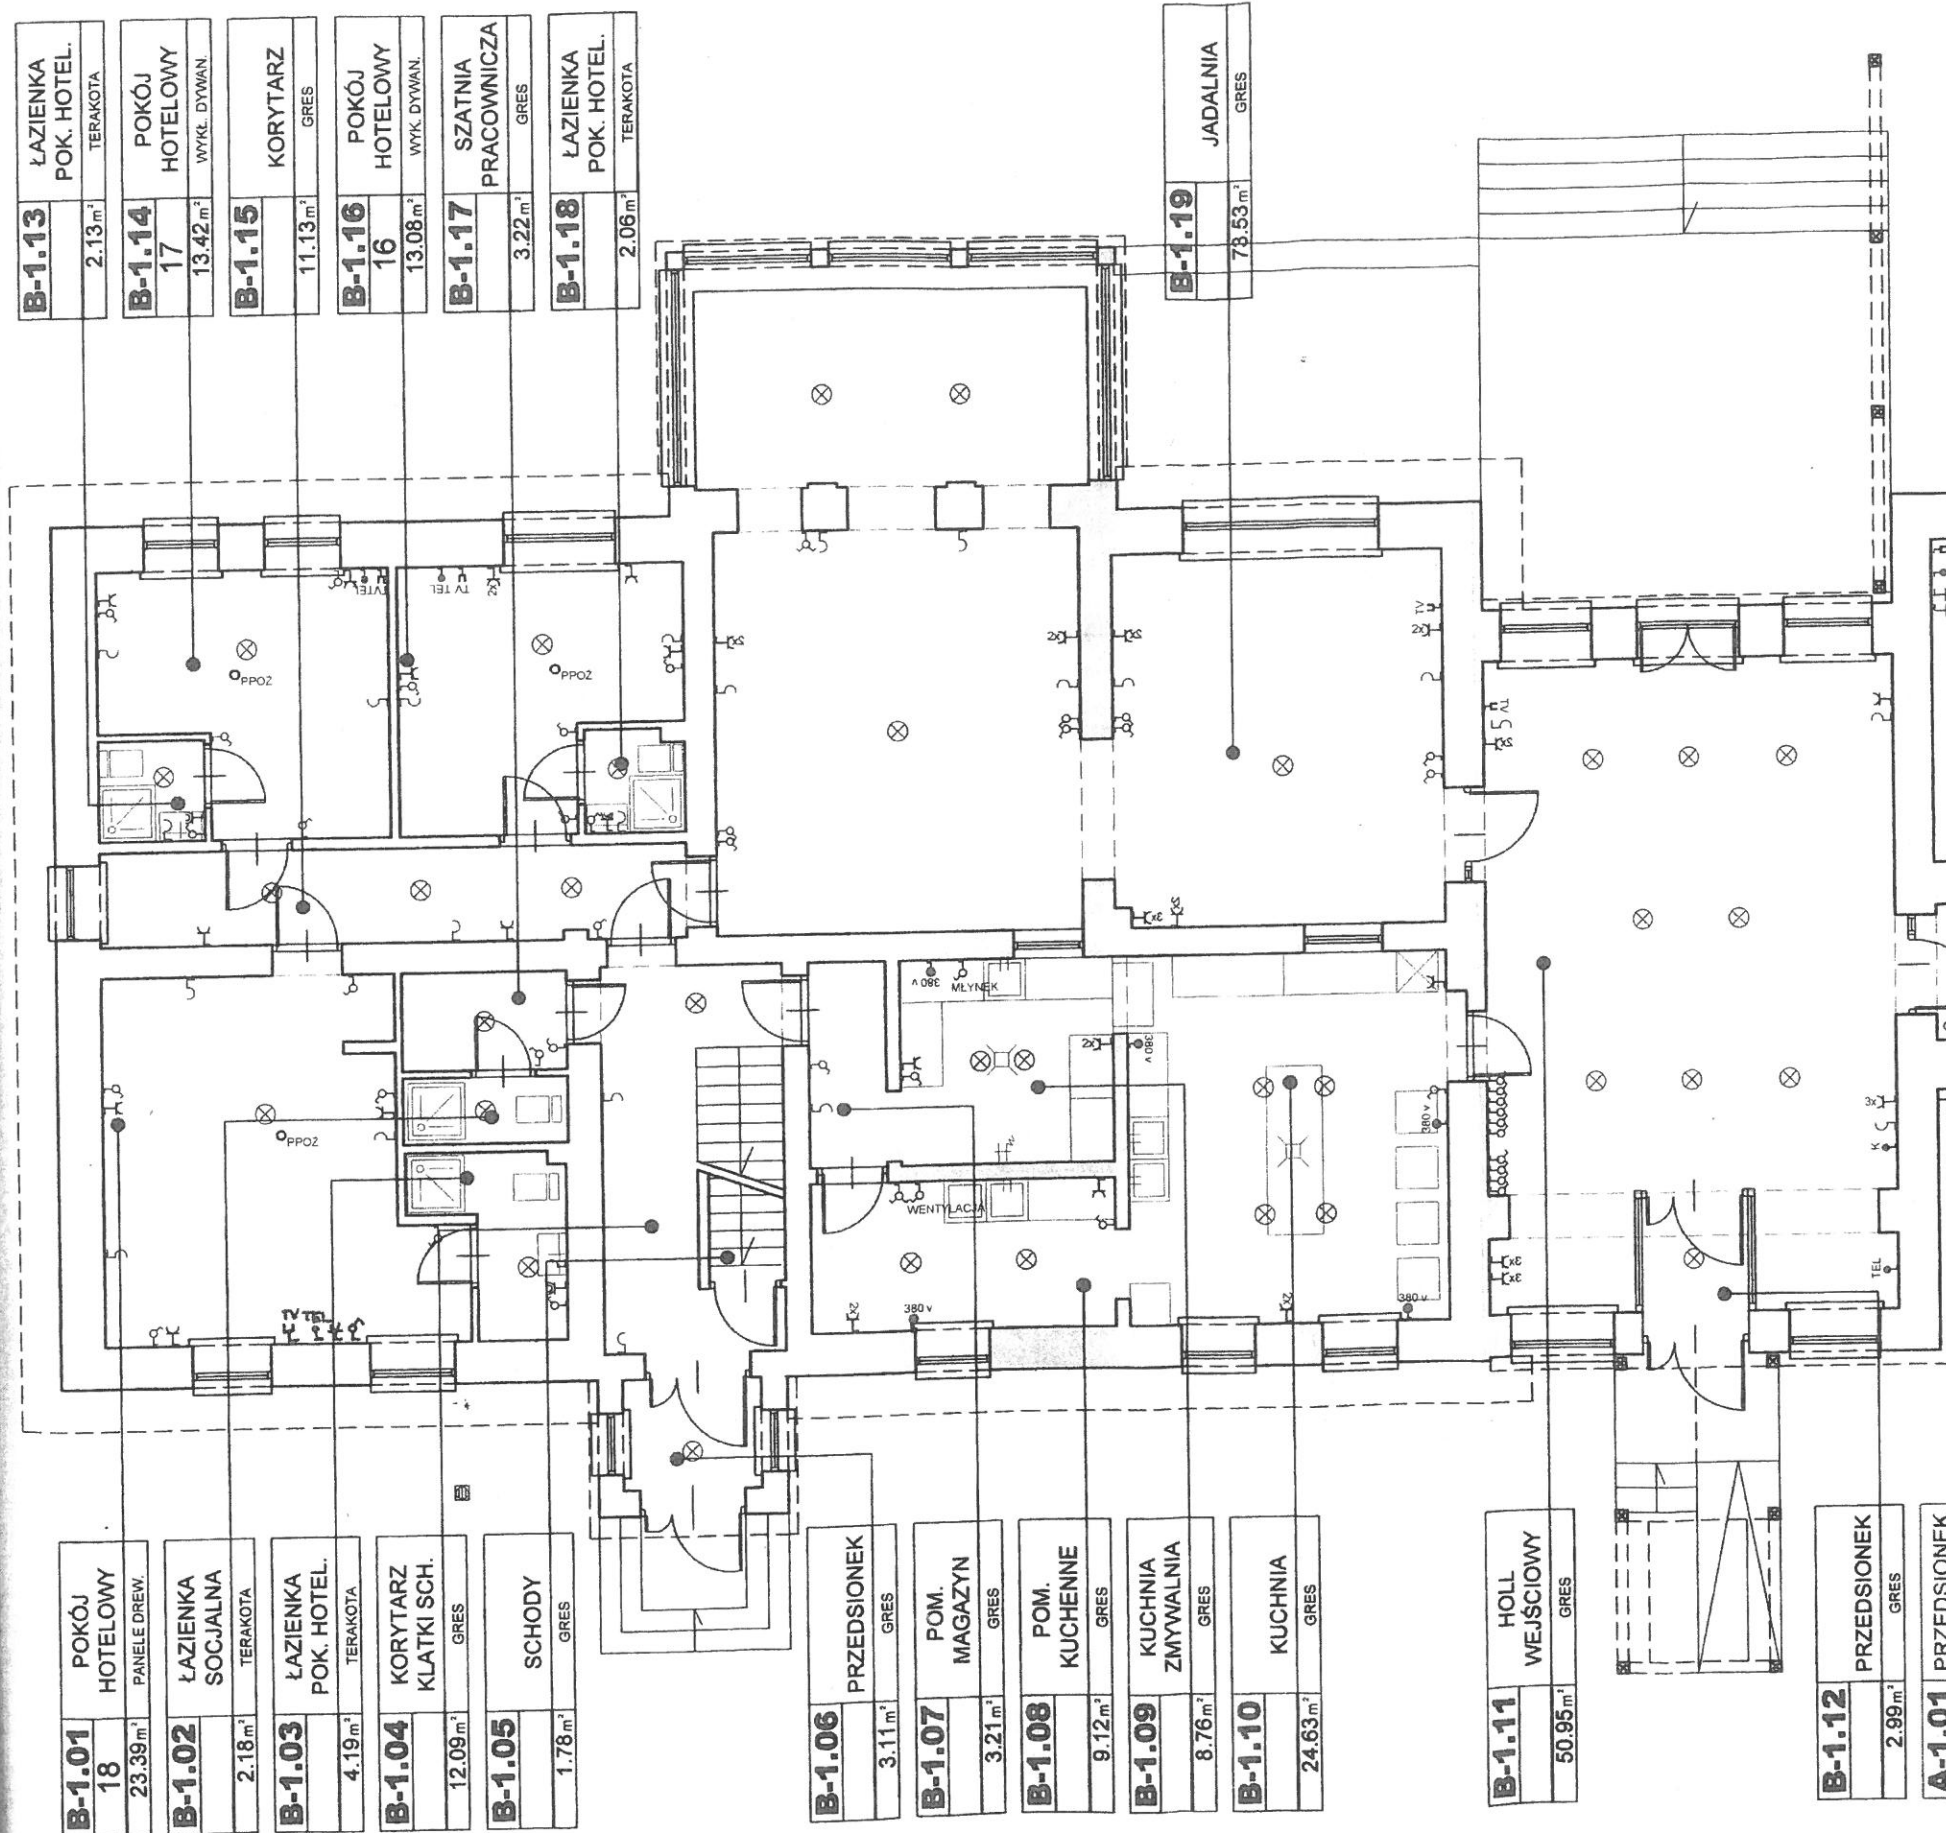

| | | | |
|---------------|----------------------|----------------------|--------------|
| B-1.13 | ŁAZIENKA POK. HOTEL. | 2.13 m ² | TERAKOTA |
| B-1.14 | POKÓJ HOTELOWY | 17 | WYKŁ. DYWAN. |
| B-1.15 | KORYTARZ | 11.13 m ² | GRES |
| B-1.16 | POKÓJ HOTELOWY | 13.08 m ² | WYKŁ. DYWAN. |
| B-1.17 | SZATNIA PRACOWNICZA | 3.22 m ² | GRES |
| B-1.18 | ŁAZIENKA POK. HOTEL. | 2.06 m ² | TERAKOTA |

| | | | |
|---------------|----------|----------------------|------|
| B-1.19 | JADALNIA | 78.53 m ² | GRES |
|---------------|----------|----------------------|------|

| | | | |
|---------------|----------------------|----------------------|--------------|
| B-1.01 | POKÓJ HOTELOWY | 23.39 m ² | PANELE DREW. |
| B-1.02 | ŁAZIENKA SOCJALNA | 2.18 m ² | TERAKOTA |
| B-1.03 | ŁAZIENKA POK. HOTEL. | 4.19 m ² | TERAKOTA |
| B-1.04 | KORYTARZ KLATKI SCH. | 12.09 m ² | GRES |
| B-1.05 | SCHODY | 1.78 m ² | GRES |

| | | | |
|---------------|-------------------|----------------------|------|
| B-1.06 | PRZEDSIONEK | 3.11 m ² | GRES |
| B-1.07 | POM. MAGAZYN | 3.21 m ² | GRES |
| B-1.08 | POM. KUCHENNE | 9.12 m ² | GRES |
| B-1.09 | KUCHNIA ZMYWALNIA | 8.76 m ² | GRES |
| B-1.10 | KUCHNIA | 24.63 m ² | GRES |

| | | | |
|---------------|----------------|----------------------|------|
| B-1.11 | HOLL WEJŚCIOWY | 50.95 m ² | GRES |
|---------------|----------------|----------------------|------|

| | | | |
|---------------|-------------|---------------------|------|
| B-1.12 | PRZEDSIONEK | 2.99 m ² | GRES |
|---------------|-------------|---------------------|------|

| | | | |
|---------------|----------------------|--|--|
| A-1.01 | PRZEDSIONEK PALARNIA | | |
|---------------|----------------------|--|--|

| | | | |
|---------------|-------------|---------------------|-------|
| A-1.02 | PRZEDSIONEK | 1.43 m ² | BETON |
|---------------|-------------|---------------------|-------|

| | | |
|-------|------------|--------------------------|
| IND.: | DATA: | RODZAJ: |
| 1 | 2008.03.04 | INWENTARYZACJA BUDOWLANA |

LEGENDA

- ⊗ OPRAWA OŚWIETLENIOWA SUFITOWA
- ⊗ OPRAWA OŚWIETLENIOWA KINKIETOWA
- ⊗ WŁĄCZNIK ŚWIATŁA POJEDYNCZY
- ⊗ WŁĄCZNIK ŚWIATŁA PODWÓJNY
- ⊗ WŁĄCZNIK ŚWIATŁA SCHODOWY
- ⊗ WŁĄCZNIK ŚWIATŁA KRZYŻAKOWY
- ⊗ WŁĄCZNIK ŚWIATŁA KRZYŻAKOWY
- ⊗ POJEDYNCZE GNIAZDO WTYKOWE Z UZIEMIENIEM
- ⊗ POJEDYNCZE GNIAZDO WTYKOWE BEZPIECZNE
- ⊗ PODWÓJNE GNIAZDO WTYKOWE Z UZIEMIENIEM
- ⊗ POTRÓJNE GNIAZDO WTYKOWE Z UZIEMIENIEM
- ⊗ GNIAZDO WTYKOWE TRÓJFAZOWE
- ⊗ GNIAZDO WTYKOWE TELEWIZYJNE
- ⊗ GNIAZDO WTYKOWE TELEFONICZNE
- ⊗ GNIAZDO WTYKOWE KOMPUTEROWE
- ⊗ PPOZ CZUJNIK PPOZ
- ⊗ WYWIETRZNIK ŁAZIENKOWY

INWESTYCJA:
OŚRODEK SZKOLENIOWY C.O.D.N.
 PRZY UL. PADEREWSKIEGO 77, 05-070 SULEJÓWEK
 NA DZIAŁCE NR 14.1215_1.004.2

INWESTOR:

CENTRALNY OŚRODEK DOSKONALENIA NAUCZYCIELI
 Al. Ujazdowskie 28, 00-478 Warszawa

PROJEKTANT:

K.S. ARCHITEKCI
 ul. Jasna 25C, 05-506 Wilcza Góra
 tel. (22) 757-90-64, e-mail: ks.architekci@wp.pl


ZESPÓŁ PROJEKTOWY:

| IMIE I NAZWISKO: | NUMER UPRAWNIENI: | PODPIS: |
|-----------------------------------|-------------------|---|
| mgr inż.arch. KRZYSZTOF IŻEL | MA/KK/033/02 |  |
| mgr inż.arch. KINGA BRIX-GROBELNA | |  |
| mgr inż.arch. SEWERYN GROBELNY | |  |

UWAGA:
 INWENTARYZACJA WYŁĄCZNIE W ZAKRESIE LOKALIZACJI PUNKTÓW ZWIĄZANYCH Z INSTALACJAMI ELEKTRYCZNYMI PO POWSTANIU RYSUNKÓW Z NASTĘPNYM INDEXEM RYSUNKI Z WCZEŚNIEJSZYMI INDEXAMI TRACĄ WAŻNOŚĆ!

FAZA:
INWENTARYZACJA BUDOWLANA

| | |
|--|------------|
| BRANŻA: | DATA: |
| INS. ELEKTRYCZNE | 2008.03.04 |
| TREŚĆ RYSUNKU: | SKALA: |
| RZUT PARTERU /KONDYGNACJA 1/ CZĘŚĆ-"B" | 1:100 |
| NR RYS.: | INDEX: |
| E4 | 1 |

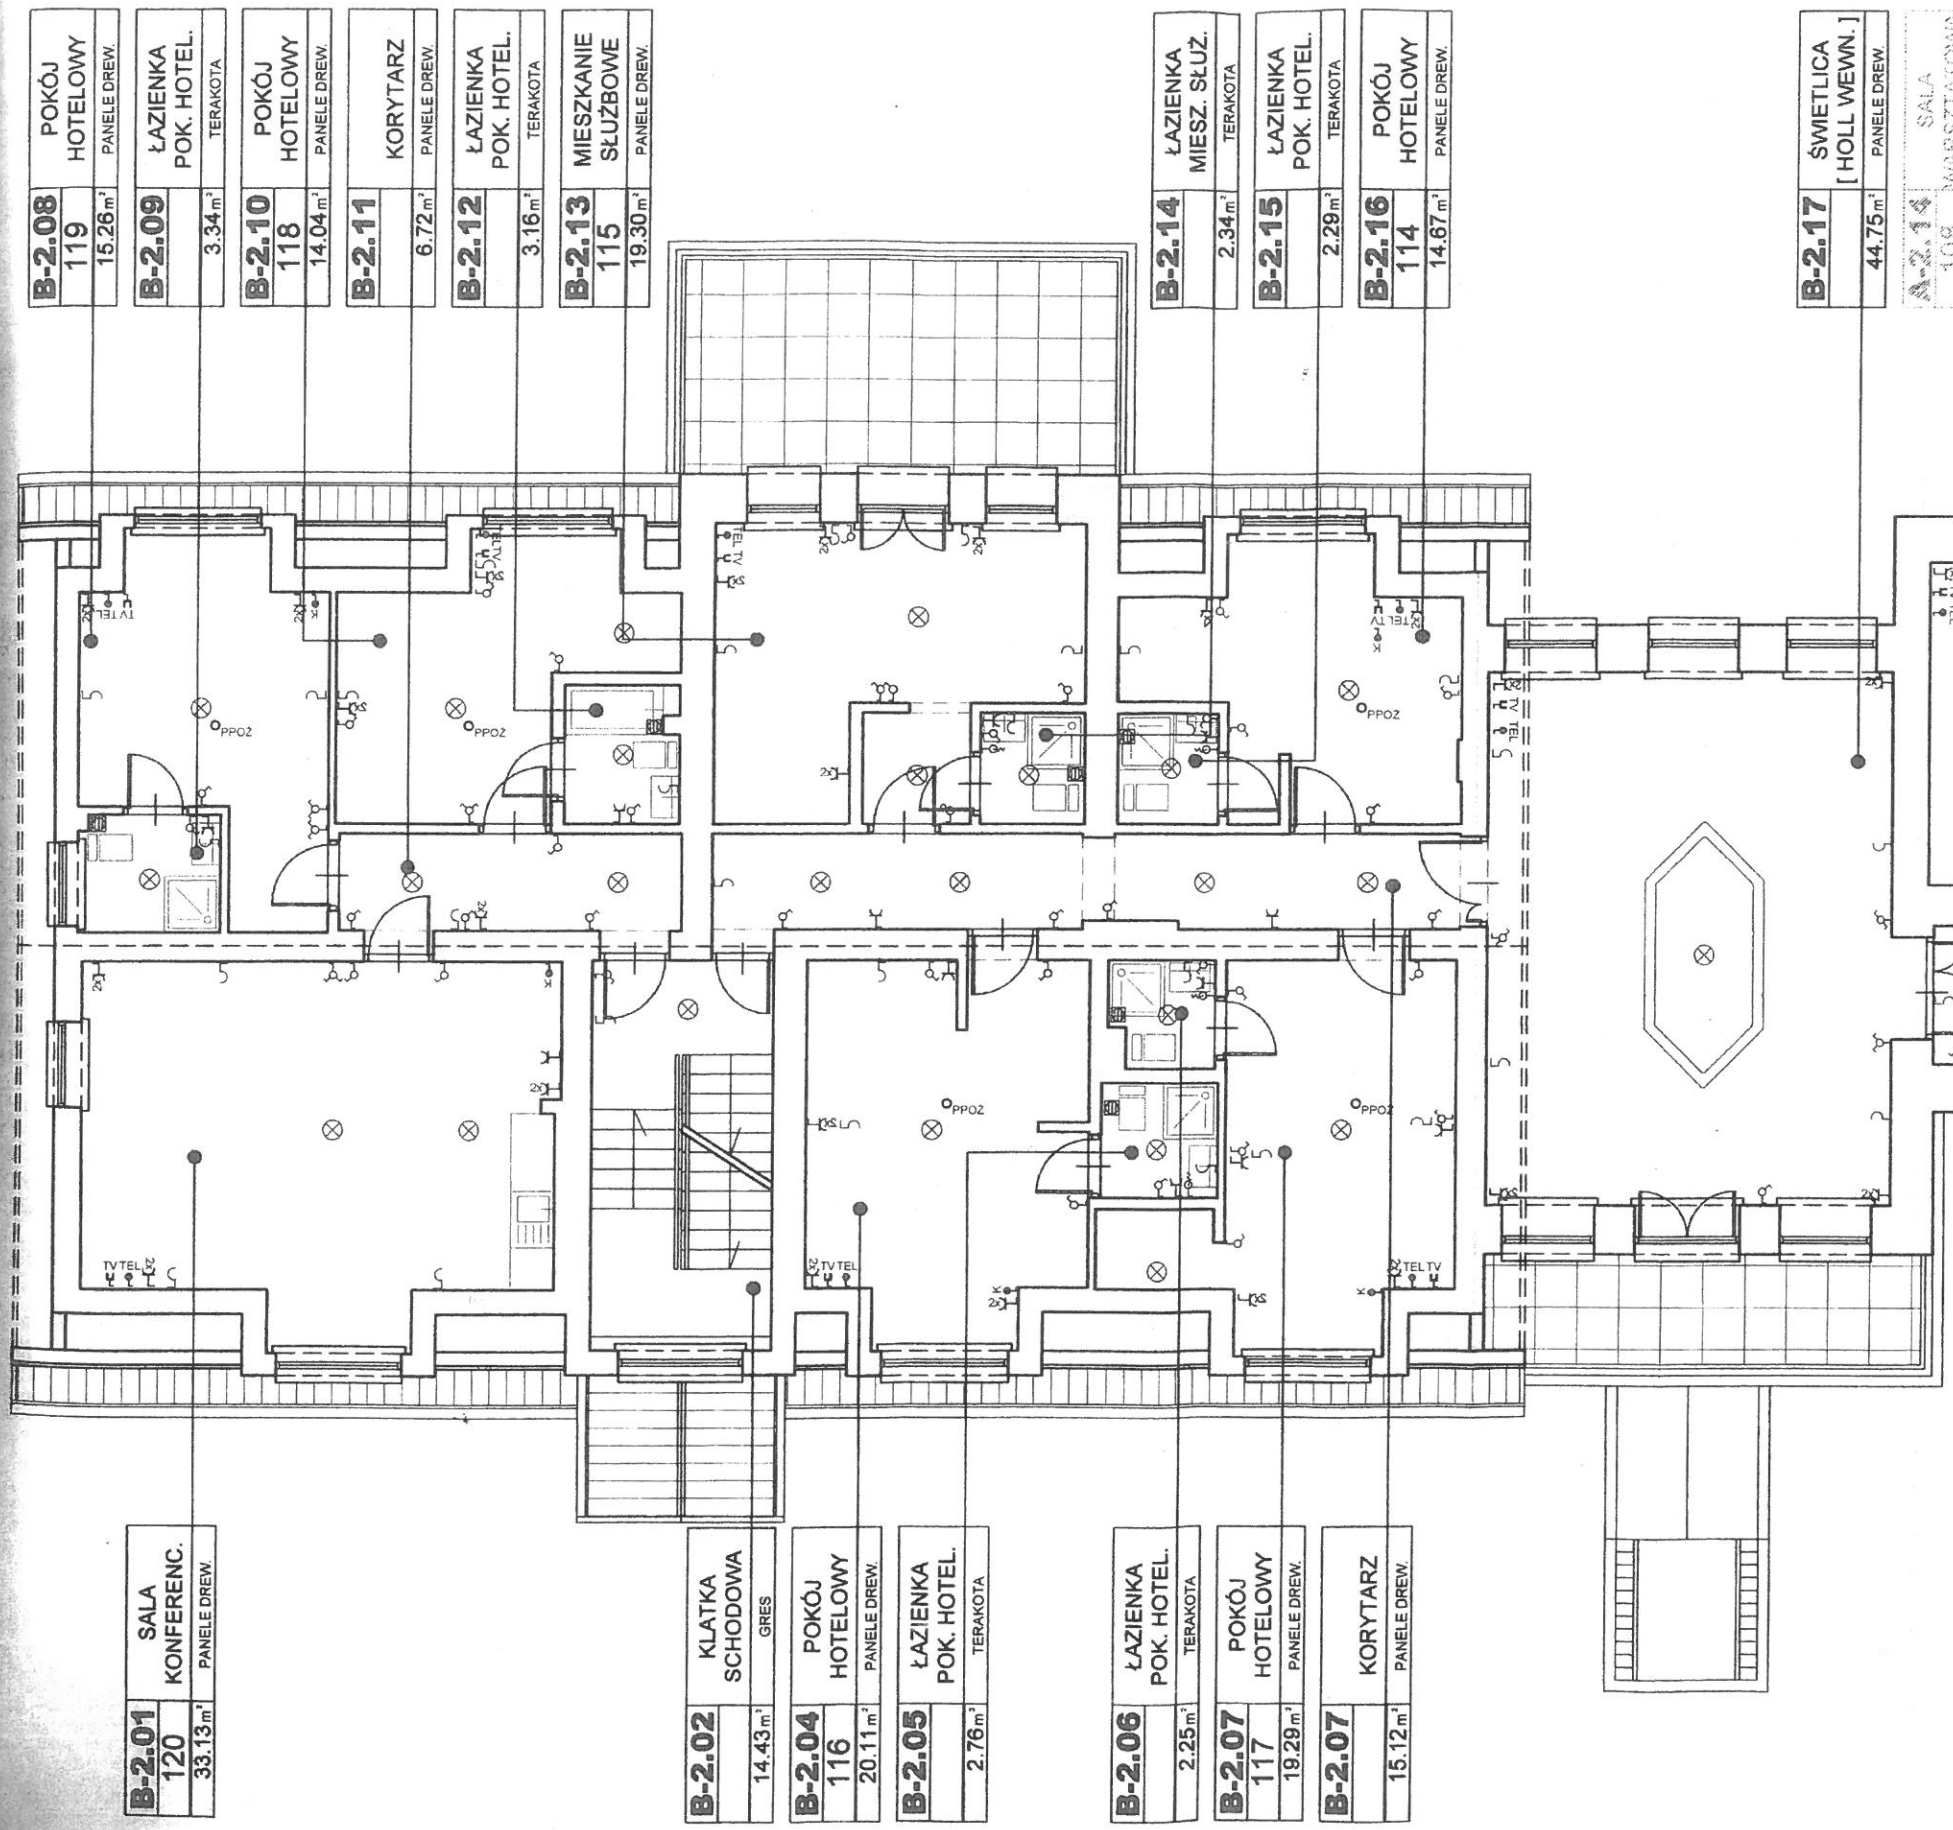

| | | | | |
|---------------|-------------------------|---------------------|----------------------|--------------|
| B-2.08 | POKÓJ HOTELOWY | 119 | 15.26 m ² | PANELE DREW. |
| B-2.09 | ŁAZIENKA POK. HOTEL. | 3.34 m ² | | TERAKOTA |
| B-2.10 | POKÓJ HOTELOWY | 118 | 14.04 m ² | PANELE DREW. |
| B-2.11 | KORYTARZ | 6.72 m ² | | PANELE DREW. |
| B-2.12 | ŁAZIENKA POK. HOTEL. | 3.16 m ² | | TERAKOTA |
| B-2.13 | MIESZKANIE SŁUŻBOWE | 115 | 19.30 m ² | PANELE DREW. |

| | | | | |
|---------------|--------------------------|---------------------|----------------------|--------------|
| B-2.14 | ŁAZIENKA MIESZ. SŁUŻ. | 2.34 m ² | | TERAKOTA |
| B-2.15 | ŁAZIENKA POK. HOTEL. | 2.29 m ² | | TERAKOTA |
| B-2.16 | POKÓJ HOTELOWY | 114 | 14.67 m ² | PANELE DREW. |

| | | | | |
|---------------|---------------------------|----------------------|--|--------------|
| B-2.17 | SWIETLICA [HOLL WEWN.] | 44.75 m ² | | PANELE DREW. |
|---------------|---------------------------|----------------------|--|--------------|

| | | | | |
|---------------|--------------------|-----|----------------------|--------------|
| A-2.14 | SALA MARSZATOWA | 108 | 74.03 m ² | PANELE DREW. |
|---------------|--------------------|-----|----------------------|--------------|

| | | | | |
|---------------|--------------------|-----|----------------------|--------------|
| B-2.01 | SALA KONFERENC. | 120 | 33.13 m ² | PANELE DREW. |
|---------------|--------------------|-----|----------------------|--------------|

| | | | | |
|---------------|--------------------|----------------------|--|------|
| B-2.02 | KLATKA SCHODOWA | 14.43 m ² | | GRES |
|---------------|--------------------|----------------------|--|------|

| | | | | |
|---------------|-------------------|-----|----------------------|--------------|
| B-2.04 | POKÓJ HOTELOWY | 116 | 20.11 m ² | PANELE DREW. |
|---------------|-------------------|-----|----------------------|--------------|

| | | | | |
|---------------|-------------------------|---------------------|--|----------|
| B-2.05 | ŁAZIENKA POK. HOTEL. | 2.76 m ² | | TERAKOTA |
|---------------|-------------------------|---------------------|--|----------|

| | | | | |
|---------------|-------------------------|---------------------|--|----------|
| B-2.06 | ŁAZIENKA POK. HOTEL. | 2.25 m ² | | TERAKOTA |
|---------------|-------------------------|---------------------|--|----------|

| | | | | |
|---------------|-------------------|-----|----------------------|--------------|
| B-2.07 | POKÓJ HOTELOWY | 117 | 19.29 m ² | PANELE DREW. |
|---------------|-------------------|-----|----------------------|--------------|

| | | | | |
|---------------|----------|----------------------|--|--------------|
| B-2.07 | KORYTARZ | 15.12 m ² | | PANELE DREW. |
|---------------|----------|----------------------|--|--------------|


BUDYNEK
CZĘŚĆ "A"

BUDYNEK
CZĘŚĆ "A"

| | | |
|---------|------------|--------------------------|
| INDEKS: | DATA: | RODZAJ ZMIAN: |
| 1 | 2008.03.04 | INWENTARYZACJA BUDOWLANA |



| LEGENDA | |
|---------|--|
| ⊗ | OPRAWA OŚWIETLENIOWA SUFITOWA |
| ⊗ | OPRAWA OŚWIETLENIOWA KINKIETOWA |
| ⊗ | WŁĄCZNIK ŚWIATŁA POJEDYNCZY |
| ⊗ | WŁĄCZNIK ŚWIATŁA PODWÓJNY |
| ⊗ | WŁĄCZNIK ŚWIATŁA SCHODOWY |
| ⊗ | WŁĄCZNIK ŚWIATŁA KRZYŻAKOWY |
| ⊗ | WŁĄCZNIK ŚWIATŁA KRZYŻAKOWY |
| ⊗ | POJEDYNCZE GNIAZDO WTYKOWE Z UZIEMIENIEM |
| ⊗ | POJEDYNCZE GNIAZDO WTYKOWE BEZPIECZNE |
| ⊗ | PODWÓJNE GNIAZDO WTYKOWE Z UZIEMIENIEM |
| ⊗ | POTRÓJNE GNIAZDO WTYKOWE Z UZIEMIENIEM |
| ⊗ | GNIAZDO WTYKOWE TRÓJFAZOWE |
| ⊗ | GNIAZDO WTYKOWE TELEWIZYJNE |
| ⊗ | GNIAZDO WTYKOWE TELEFONICZNE |
| ⊗ | GNIAZDO WTYKOWE KOMPUTEROWE |
| ⊗ | PPPOZ CZUJNIK PPOZ |
| ⊗ | WYWIETRZNIK ŁAZIENKOWY |

INWESTYCJA:
OŚRODEK SZKOLENIOWY C.O.D.N.
 PRZY UL. PADEREWSKIEGO 77, 05-070 SULEJÓWEK
 NA DZIAŁCE NR 141215_1.0042

INWESTOR:

**CENTRALNY OŚRODEK
 DOSKONALENIA NAUCZYCIELI**
 Al. Ujazdowskie 28, 00-478 Warszawa


PROJEKTANT:

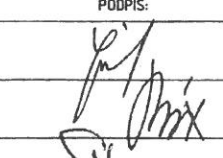K.S. ARCHITEKCI
 ul. Jasna 25C, 05-506 Wilcza Góra
 tel. (22) 757-90-64, e-mail: ks.architekci@wp.pl

| ZESPÓŁ PROJEKTOWY: | | |
|--------------------------------------|-------------------|---|
| IMIĘ I NAZWISKO: | NUMER UPRAWNIENI: | PODPIS: |
| mgr inż.arch. KRZYSZTOF IŻEL | MA/KK/033/02 |  |
| mgr inż.arch. KINGA BRIX-GROBELNA | |  |
| mgr inż.arch. SEWERYN GROBELNY | | |

UWAGA:
 INWENTARYZACJA WYŁĄCZNIE W ZAKRESIE LOKALIZACJI
 PUNKTÓW ZWIĄZANYCH Z INSTALACJAMI ELEKTRYCZNYMI
 PO POWSTANIU RYSUNKÓW Z NASTĘPNYM INDEXEM
 RYSUNKI Z WCZEŚNIEJSZYMI INDEXAMI TRACĄ WAŻNOŚĆ !

| | |
|--|---------------------|
| FAZA: INWENTARYZACJA BUDOWLANA | |
| BRANŻA: INS. ELEKTRYCZNE | DATA: 2008.03.04 |
| TREŚĆ RYSUNKU: RZUT 1 PIĘTRA /KONDYGNACJA 2/ CZĘŚĆ-"B" | SKALA: 1:100 |
| NR RYS.: E6 | INDEX: 1 |

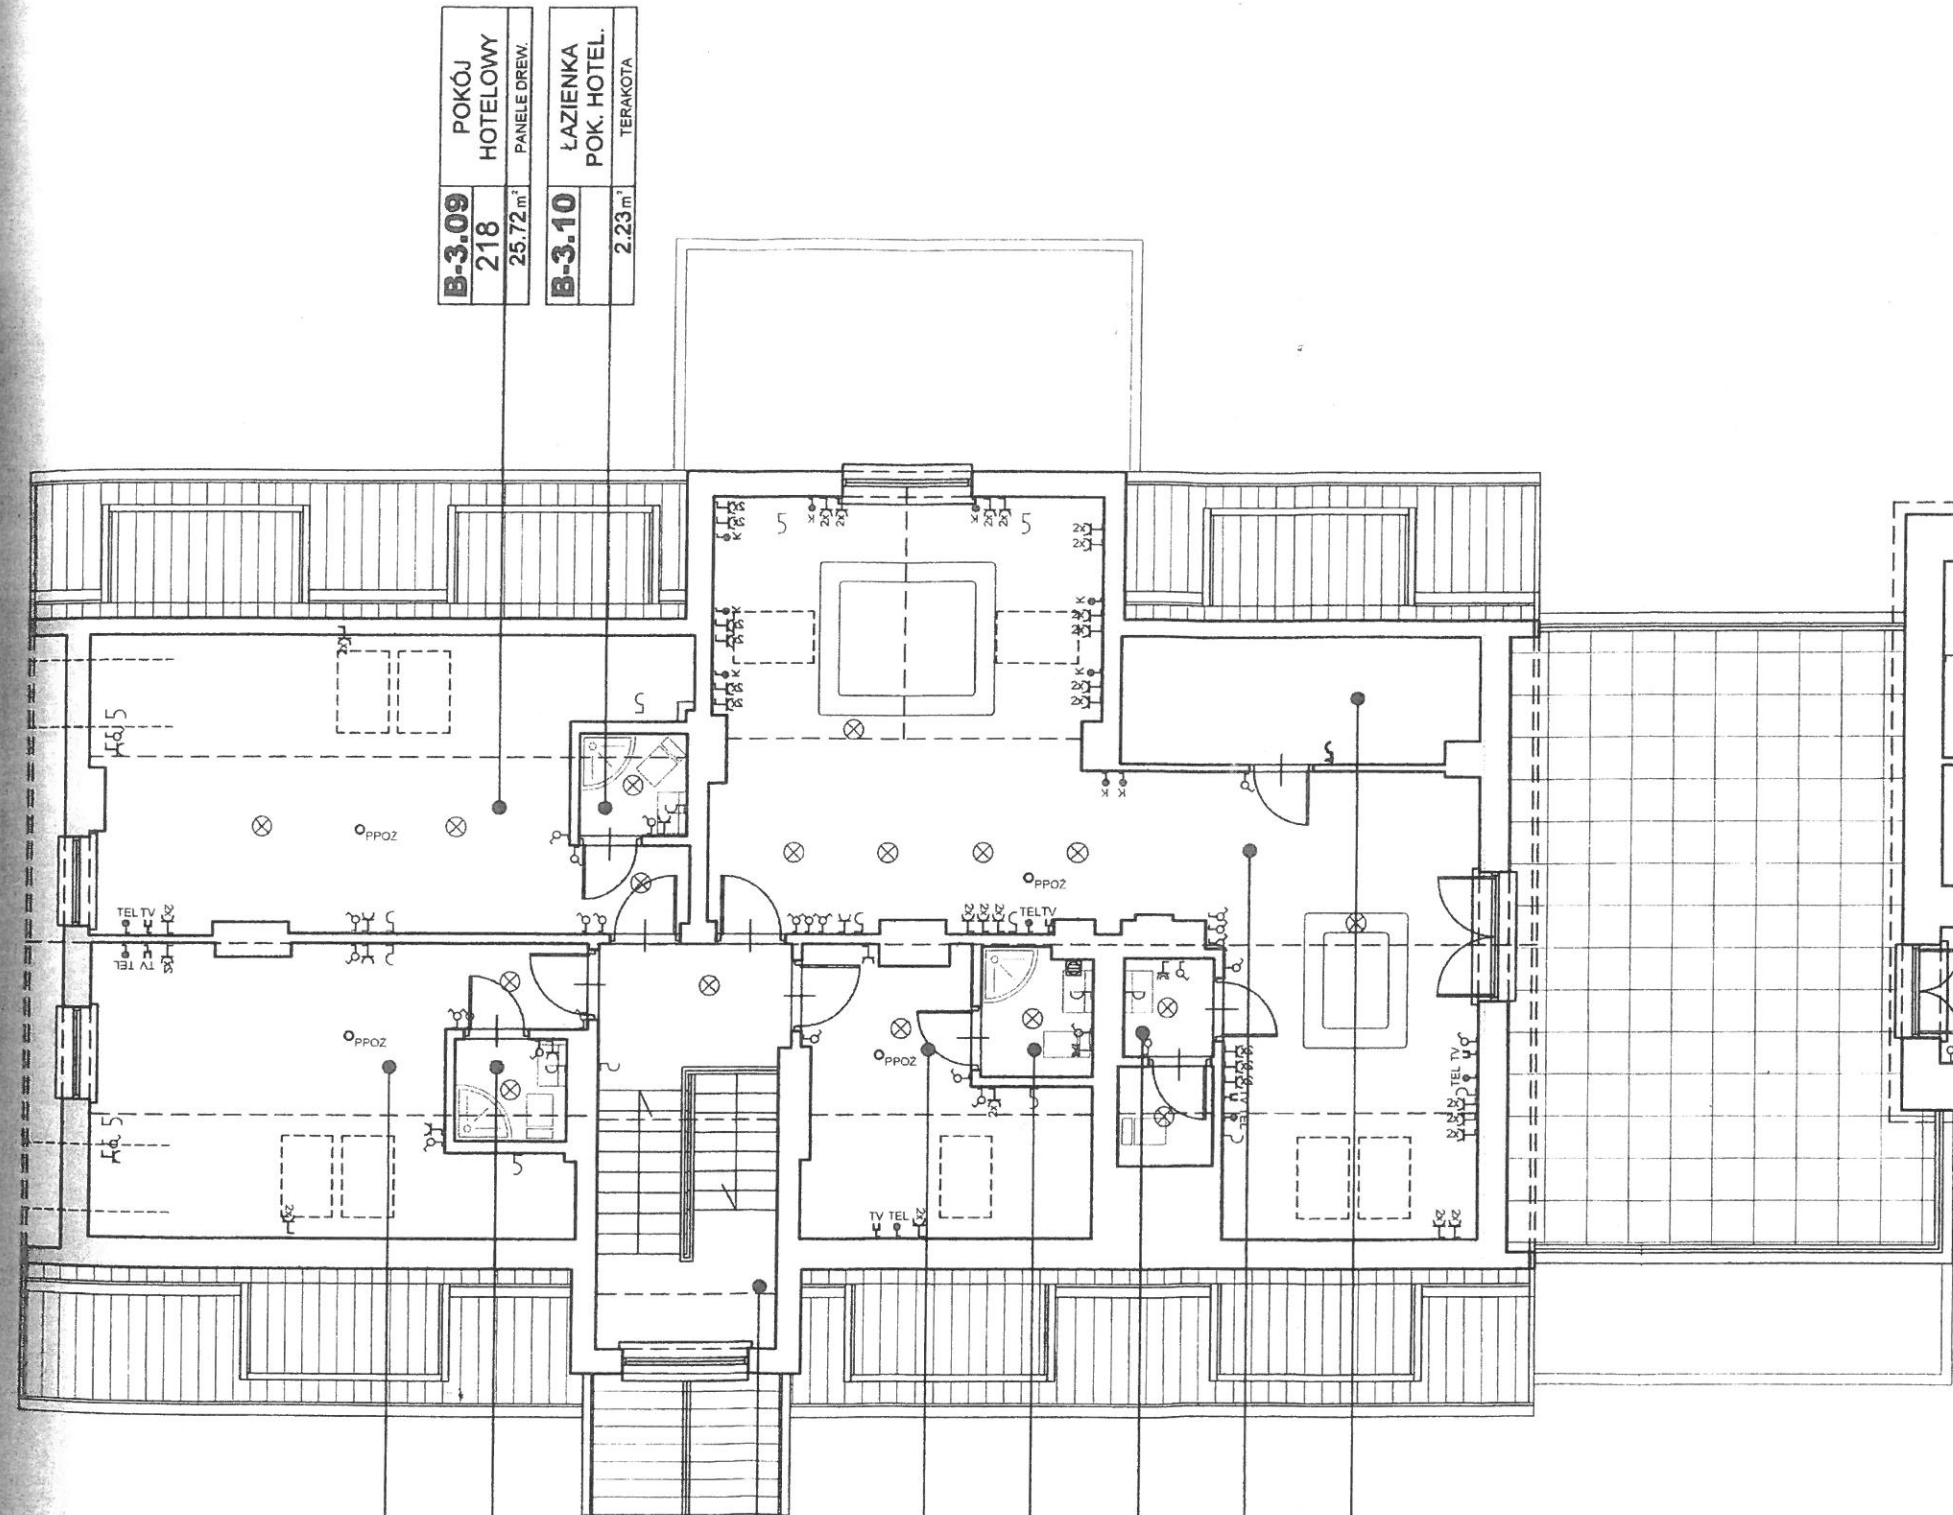

| | | | | |
|---------------|-------------------------|-----|----------------------|--------------|
| B-3.09 | POKÓJ HOTELOWY | 218 | 25.72 m ² | PANELE DREW. |
| B-3.10 | ŁAZIENKA POK. HOTEL. | | 2.23 m ² | TERAKOTA |

| | | | | |
|---------------|-------------------------|-----|----------------------|--------------|
| B-3.01 | POKÓJ HOTELOWY | 219 | 20.03 m ² | PANELE DREW. |
| B-3.02 | ŁAZIENKA POK. HOTEL. | | 2.28 m ² | TERAKOTA |

| | | | | |
|---------------|--------------------|--|----------------------|------|
| B-3.03 | KLATKA SCHODOWA | | 15.16 m ² | GRES |
|---------------|--------------------|--|----------------------|------|

| | | | | |
|---------------|-------------------|-----|---------------------|--------------|
| B-3.04 | POKÓJ HOTELOWY | 220 | 9.86 m ² | PANELE DREW. |
|---------------|-------------------|-----|---------------------|--------------|

| | | | | |
|---------------|-------------------------|--|---------------------|----------|
| B-3.05 | ŁAZIENKA POK. HOTEL. | | 2.80 m ² | TERAKOTA |
|---------------|-------------------------|--|---------------------|----------|


| | | | | |
|---------------|---------|--|---------------------|----------|
| B-3.06 | TOALETA | | 3.68 m ² | TERAKOTA |
|---------------|---------|--|---------------------|----------|

| | | | | |
|---------------|---------------------|-----|----------------------|-------------|
| B-3.07 | SALA KOMPUTEROWA | 217 | 58.60 m ² | PANEL DREW. |
|---------------|---------------------|-----|----------------------|-------------|


| | | | | |
|---------------|-------------------------|--|---------------------|-------------|
| B-3.08 | SCHOWEK [MAG. KOMP.] | | 3.55 m ² | PANEL DREW. |
|---------------|-------------------------|--|---------------------|-------------|

| | | |
|---------|------------|--------------------------|
| INDEKS: | DATA: | RODZAJ ZMIAN: |
| 1 | 2008.03.04 | INWENTARYZACJA BUDOWLANA |

| LEGENDA | |
|---------|--|
| ⊗ | OPRAWA OŚWIETLENIOWA SUFITOWA |
| ⊗ | OPRAWA OŚWIETLENIOWA KINKIETOWA |
| ⊗ | WŁĄCZNIK ŚWIATŁA POJEDYNCZY |
| ⊗ | WŁĄCZNIK ŚWIATŁA PODWÓJNY |
| ⊗ | WŁĄCZNIK ŚWIATŁA SCHODOWY |
| ⊗ | WŁĄCZNIK ŚWIATŁA KRZYŻAKOWY |
| ⊗ | WŁĄCZNIK ŚWIATŁA KRZYŻAKOWY |
| ⊗ | POJEDYNCZE GNIAZDO WTYKOWE Z UZIEMIENIEM |
| ⊗ | POJEDYNCZE GNIAZDO WTYKOWE BEZPIECZNE |
| ⊗ | PODWÓJNE GNIAZDO WTYKOWE Z UZIEMIENIEM |
| ⊗ | POTRÓJNE GNIAZDO WTYKOWE Z UZIEMIENIEM |
| ⊗ | GNIAZDO WTYKOWE TRÓJFAZOWE |
| ⊗ | GNIAZDO WTYKOWE TELEWIZYJNE |
| ⊗ | GNIAZDO WTYKOWE TELEFONICZNE |
| ⊗ | GNIAZDO WTYKOWE KOMPUTEROWE |
| ⊗ | CZUJNIK PPOŻ |
| ⊗ | WYWIETRZNIK ŁAZIENKOWY |

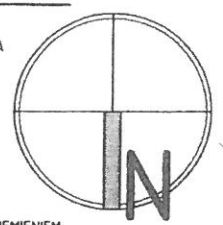


INWESTYCJA:
OŚRODEK SZKOLENIOWY C.O.D.N.
 PRZY UL. PADEREWSKIEGO 77, 05-070 SULEJÓWEK
 NA DZIAŁCE NR 141215_1.0042

INWESTOR:

**CENTRALNY OŚRODEK
 DOSKONALENIA NAUCZYCIELI**
 Al. Ujazdowskie 28, 00-478 Warszawa

PROJEKTANT:

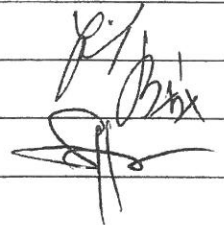K.S. ARCHITEKCI
 ul. Jasna 25C, 05-506 Wilcza Góra
 tel. (22) 757-90-64, e-mail: ks.architekci@wp.pl

| ZESPÓŁ PROJEKTOWY: | | |
|--------------------------------------|-------------------|---|
| IMIE I NAZWISKO: | NUMER UPRAWNIENI: | PODPIS: |
| mgr inż.arch. KRZYSZTOF IŻEL | MA/KK/033/02 |  |
| mgr inż.arch. KINGA BRIX-GROBELNA | | |
| mgr inż.arch. SEWERYN GROBELNY | | |

UWAGA:
 INWENTARYZACJA WYŁĄCZNIE W ZAKRESIE LOKALIZACJI
 PUNKTÓW ZWIĄZANYCH Z INSTALACJAMI ELEKTRYCZNYMI
 PO POWSTANIU RYSUNKÓW Z NASTĘPNYM INDEXEM
 RYSUNKI Z WCZEŚNIEJSZYMI INDEXAMI TRACĄ WAŻNOŚĆ !

| | |
|--|---------------------|
| FAZA: INWENTARYZACJA BUDOWLANA | |
| BRANŻA: INS. ELEKTRYCZNE | DATA: 2008.03.04 |
| TREŚĆ RYSUNKU: RZUT 2 PIĘTRA /KONDYGNACJA 3/ CZĘŚĆ-"B" | SKALA: 1:100 |
| NR RYS: E8 | INDEX: 1 |

BUDYNIK
 CZĘŚĆ "A"

BUDYNIK
 CZĘŚĆ "A"